


**DESCRIZIONE DELLE OPERE E FORNITURE PREVISTE CON L'INTERVENTO N. 2 DI TIPO A:**

- 1 - REALIZZAZIONE DI DUE AULE SPECIALI DI ORIENTAMENTO ESPRESSIVO (ARTE E CERAMICA)
- 2 - ADEGUAMENTO DELL'IMPIANTO ELETTRICO E DI ILLUMINAZIONE
- 3 - REALIZZAZIONE DI IMPIANTO IDRICO PER L'INSTALLAZIONE DI DUE LAVABI
- 4 - REALIZZAZIONE DI UN BANCO DI LAVORO E RELATIVA CAPPA DI ASPIRAZIONE CON TUBAZIONE DI SCARICO ALL'ESTERNO
- 5 - FORNITURA DI FORNO PER LA COTTURA DELLA CERAMICA E REALIZZAZIONE DI IMPIANTO DI ASPIRAZIONE FUMI CON SCARICO ALL'ESTERNO
- 6 - FORNITURA DI ARREDI E ATTREZZATURE VARIE (TAVOLO DA LAVORO E DA DISEGNO, SCAFFALATURE VARIE)
- 7 - FORNITURA DI ATTREZZI VARI PER LA LAVORAZIONE DELLA CERAMICA (N. 10 TORNIELLI, N. 1 TORNIELLO ELETTRICO, ETC.)

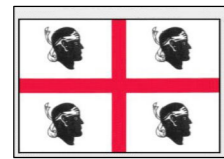

REGIONE AUTONOMA DELLA SARDEGNA  
Assessorato Pubblica Istruzione - Beni Culturali  
Informazione - Spettacolo e Sport

POR SARDEGNA FESR 2007/2013  
ASSE II: Inclusione, servizi sociali, istruzione e legalità  
Obiettivo operativo 2.2.1. - Linee di attività A-C

POTENZIAMENTO DELLE STRUTTURE SCOLASTICHE  
IN TERMINI DI DOTAZIONI TECNICHE E DI SPAZI  
PER ATTIVITA' EXTRASCOLASTICHE

PROGETTO DEFINITIVO - ESECUTIVO

PROPOSTA PROGETTUALE

INTERVENTO N. 1 e 2 DI TIPO A - SCUOLA MEDIA STATALE

INTERVENTO N. 3 DI TIPO B - SCUOLA ELEMENTARE

Oggetto:  
INTERVENTO N. 2 - AULE SPECIALI DI ORIENTAMENTO  
ESPRESSIVO - (CERAMICA E ARTE)  
- PIANTA PIANO PRIMO - INQUADRAMENTO AULA  
- STATO ATTUALE - PIANTA AULA  
- STATO DI PROGETTO - PIANTA AULA

Allegato:

**6a**

Studio Tecnico di Ingegneria - Dott. Ing. Erminio Cinus  
Via Dante Alighieri n. 93 - 09128 CAGLIARI  
Tel. 070 491776 - e mail: [studing@tiscali.it](mailto:studing@tiscali.it)

Progettista


Dott. Ing. Erminio Cinus




Responsabile Unico del procedimento

Dott. Ing. Stefania Mamei


**COMUNE DI SAN SPERATE**  
**PROVINCIA DI CAGLIARI**  
 VIA SASSARI n. 12 - 09026 SAN SPERATE - TEL. 070 96040215 - FAX 070 96040231 - C.F.: 01423040920

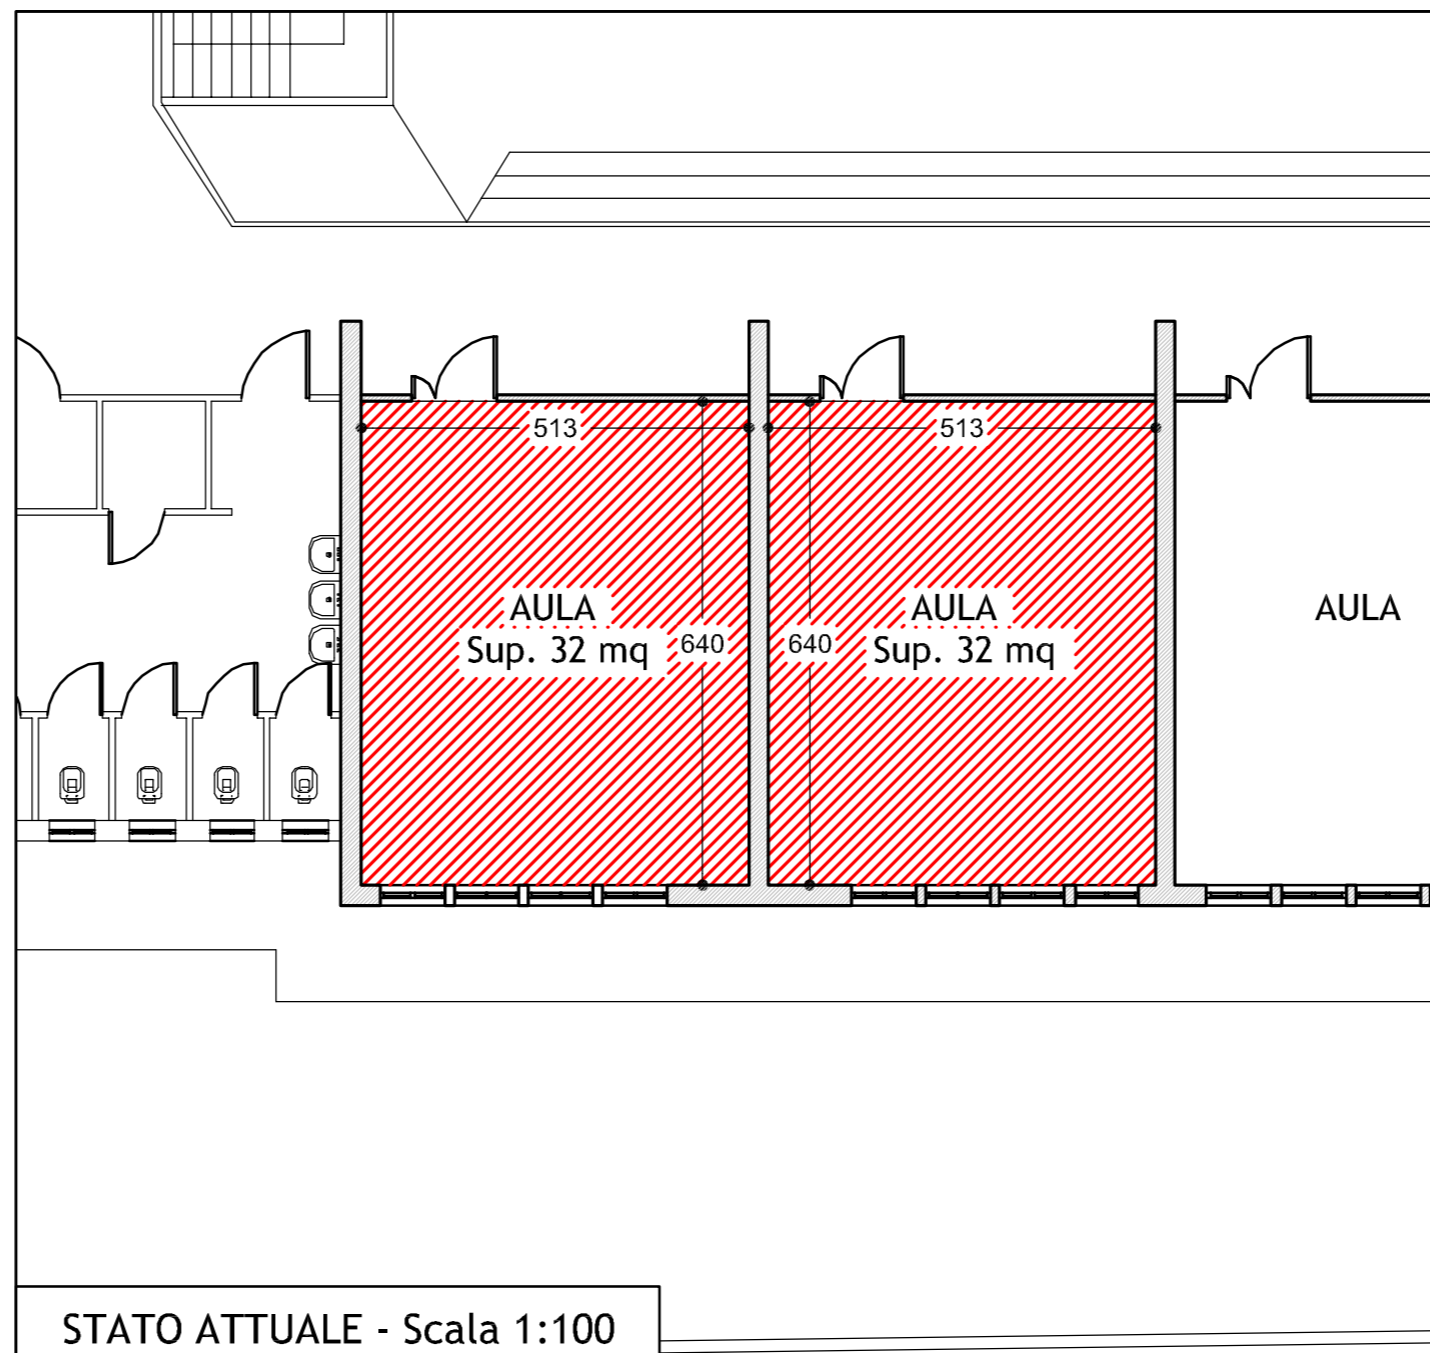

STATO ATTUALE - Scala 1:100

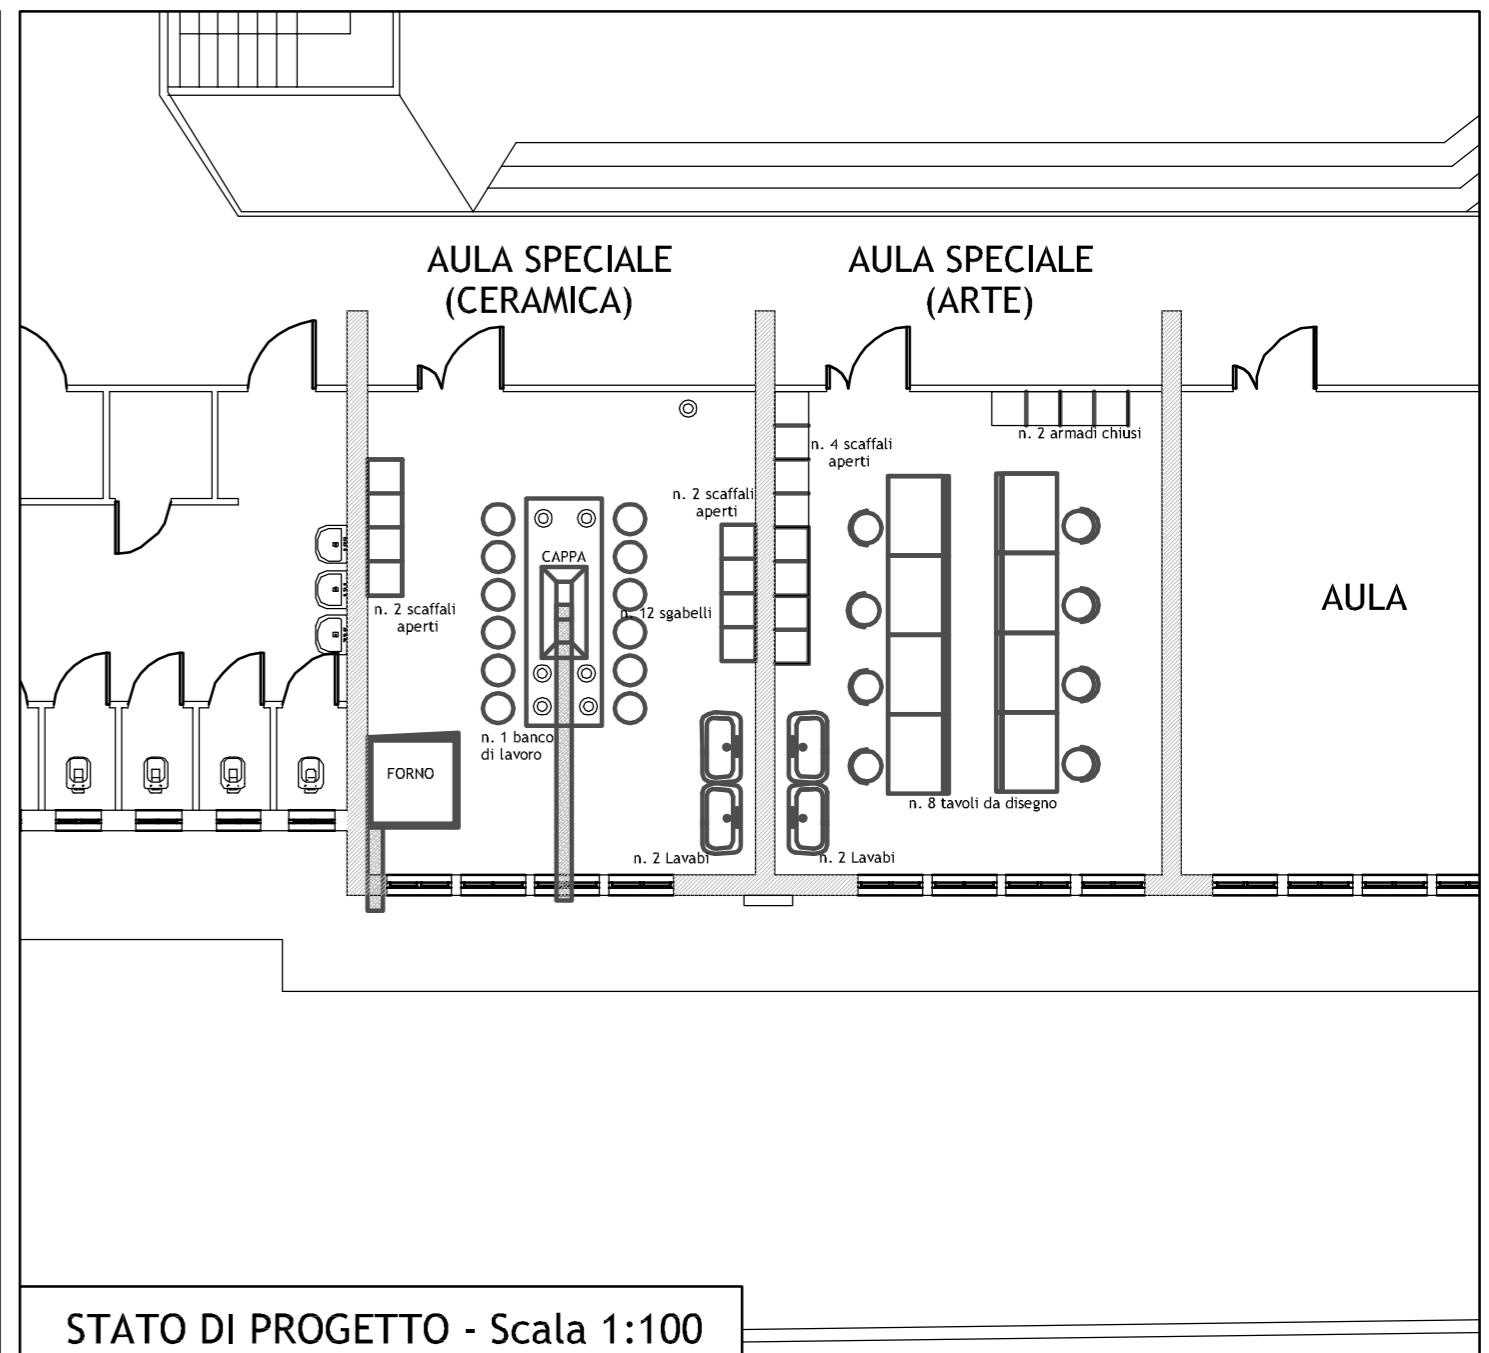

STATO DI PROGETTO - Scala 1:100

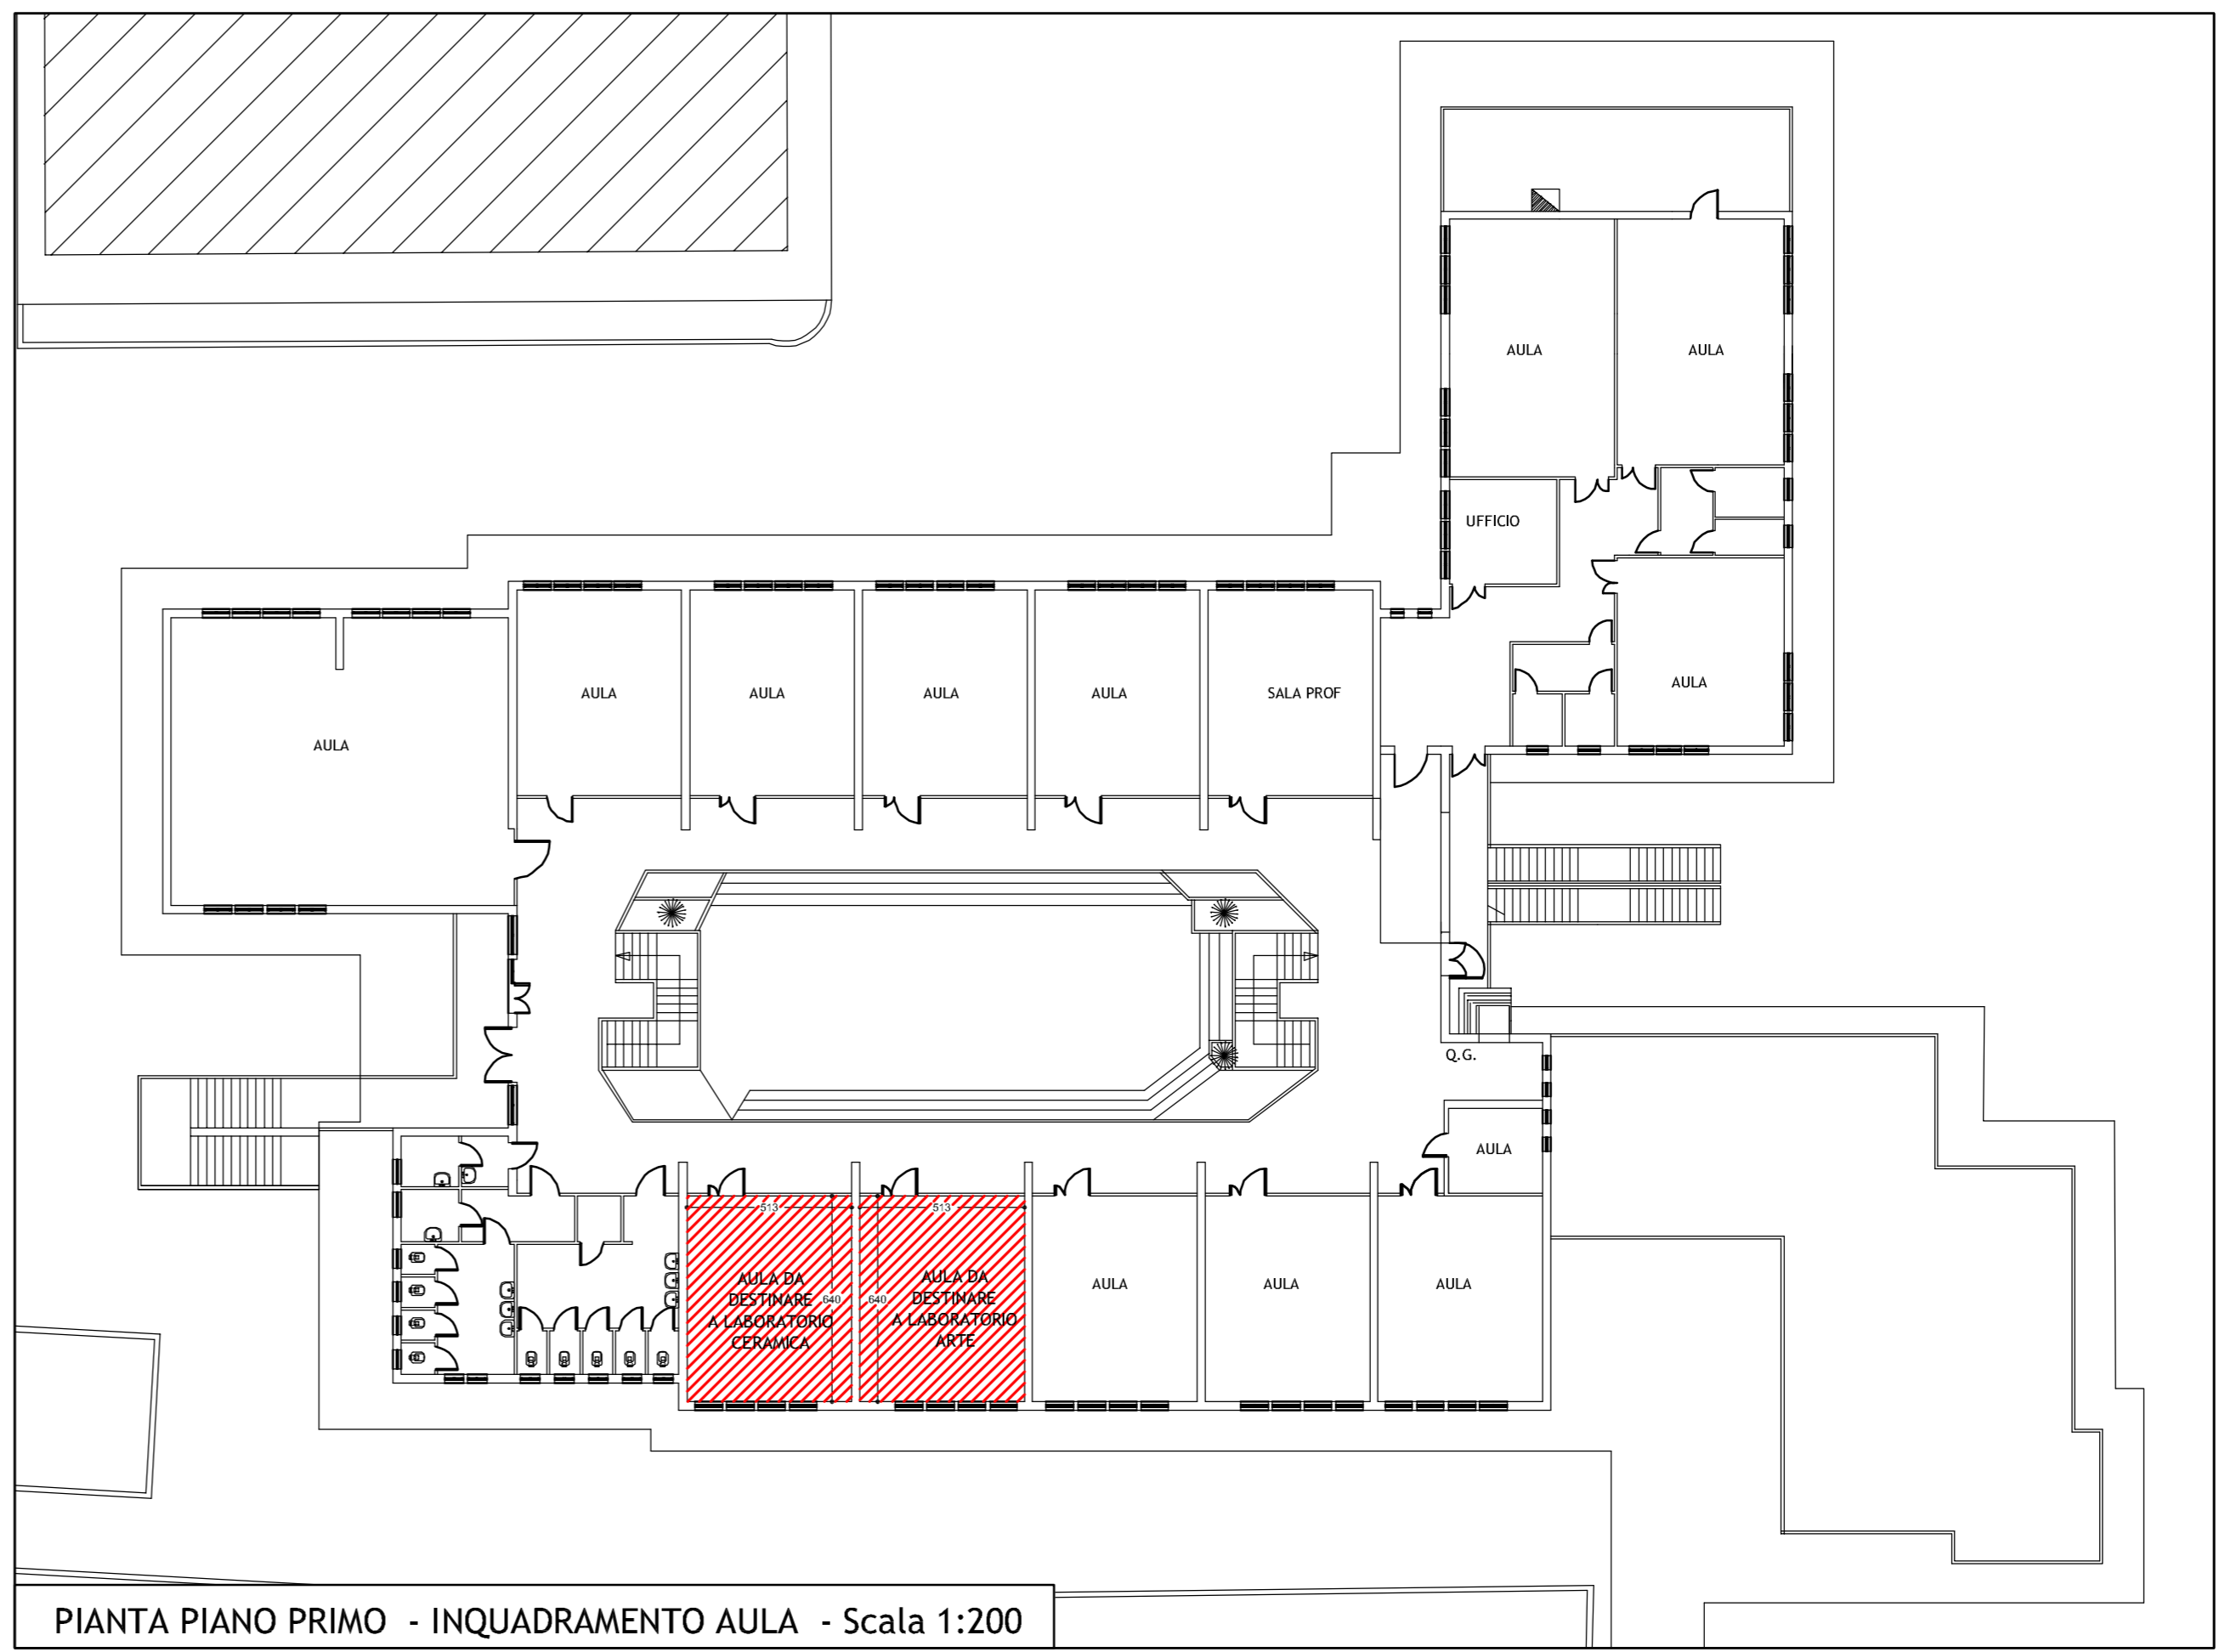

PIANTA PIANO PRIMO - INQUADRAMENTO AULA - Scala 1:200